


中华人民共和国通信行业标准通信电缆通道图集

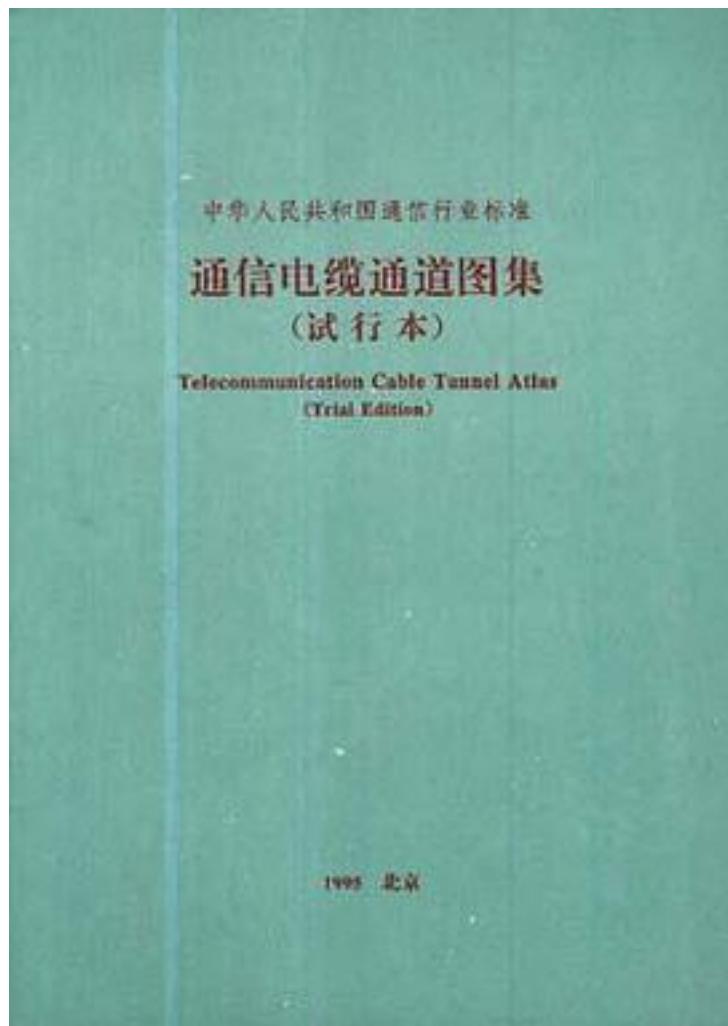

[中华人民共和国通信行业标准通信电缆通道图集 下载链接1](#)

著者:

出版者:北京邮电学院出版社

出版时间:1995-07

装帧:平装

isbn:9787563502295

作者介绍:

目录: 目次

1.适用范围

2.图纸

通信电缆通道结构平面图 图号: TD-01

通信电缆通道结构剖面图 图号: TD-02

宽度1.6m电缆通道图 (一) 图号: TD-03 (1)

宽度1.6m电缆通道图 (二) 图号: TD-03 (2)

宽度1.5m电缆通道图 (一) 图号: TD-04 (1)

宽度1.5m电缆通道图 (二) 图号: TD-04 (2)

宽度1.4m电缆通道图 (一) 图号: TD-05 (1)

宽度1.4m电缆通道图 (二) 图号: TD-05 (2)

宽度1.2m电缆通道图 (一) 图号: TD-06 (1)

宽度1.2m电缆通道图 (二) 图号: TD-06 (2)

通信电缆通道的排水措施图 (一) 图号: TD-07 (1)

通信电缆通道的排水措施图 (二) 图号: TD-07 (2)

通信电缆通道两路进线方案示例图 图号: TD-08

通信电缆通道在电缆进线室附近的处理措施图 (一)

图号: TD-09 (1)

通信电缆通道在电缆进线室附近的处理措施图 (二)

图号: TD-09 (2)

分支电缆通道的电缆跨越处理图 (一) 图号: TD-10 (1)

分支电缆通道的电缆跨越处理图 (二) 图号: TD-10 (2)

3.附录

附录A 本图集(试行本)若干问题的说明(补充件)

附录B 通信电缆通道的应用(参考件)

附录C 通信电缆通道上覆盖板的配筋原理与计算方法(补充件)

附录D 通信电缆通道的防水(参考件)

附录E 通信电缆通道的工料参考用量(参考件)

4.附加说明

· · · · · (收起)

[中华人民共和国通信行业标准通信电缆通道图集 下载链接1](#)

标签

评论

[中华人民共和国通信行业标准通信电缆通道图集 下载链接1](#)

书评

[中华人民共和国通信行业标准通信电缆通道图集 下载链接1](#)